


No.	Revision Description	Date


설계
Design
시설보수팀
서 정 삼

승인 Approves	
설계 Architect	
검표2 Chkd. 2	
검표1 Chkd. 1	
입력 Drawn	
도면명 Title	국채보상운동기념공원 스프링클러 설치도
축척 Scale	A3 : 1/800
용기 Date	
프로젝트번호 Project No.	
도면번호 Drawing No.	-
시트번호 Sheet No.	-

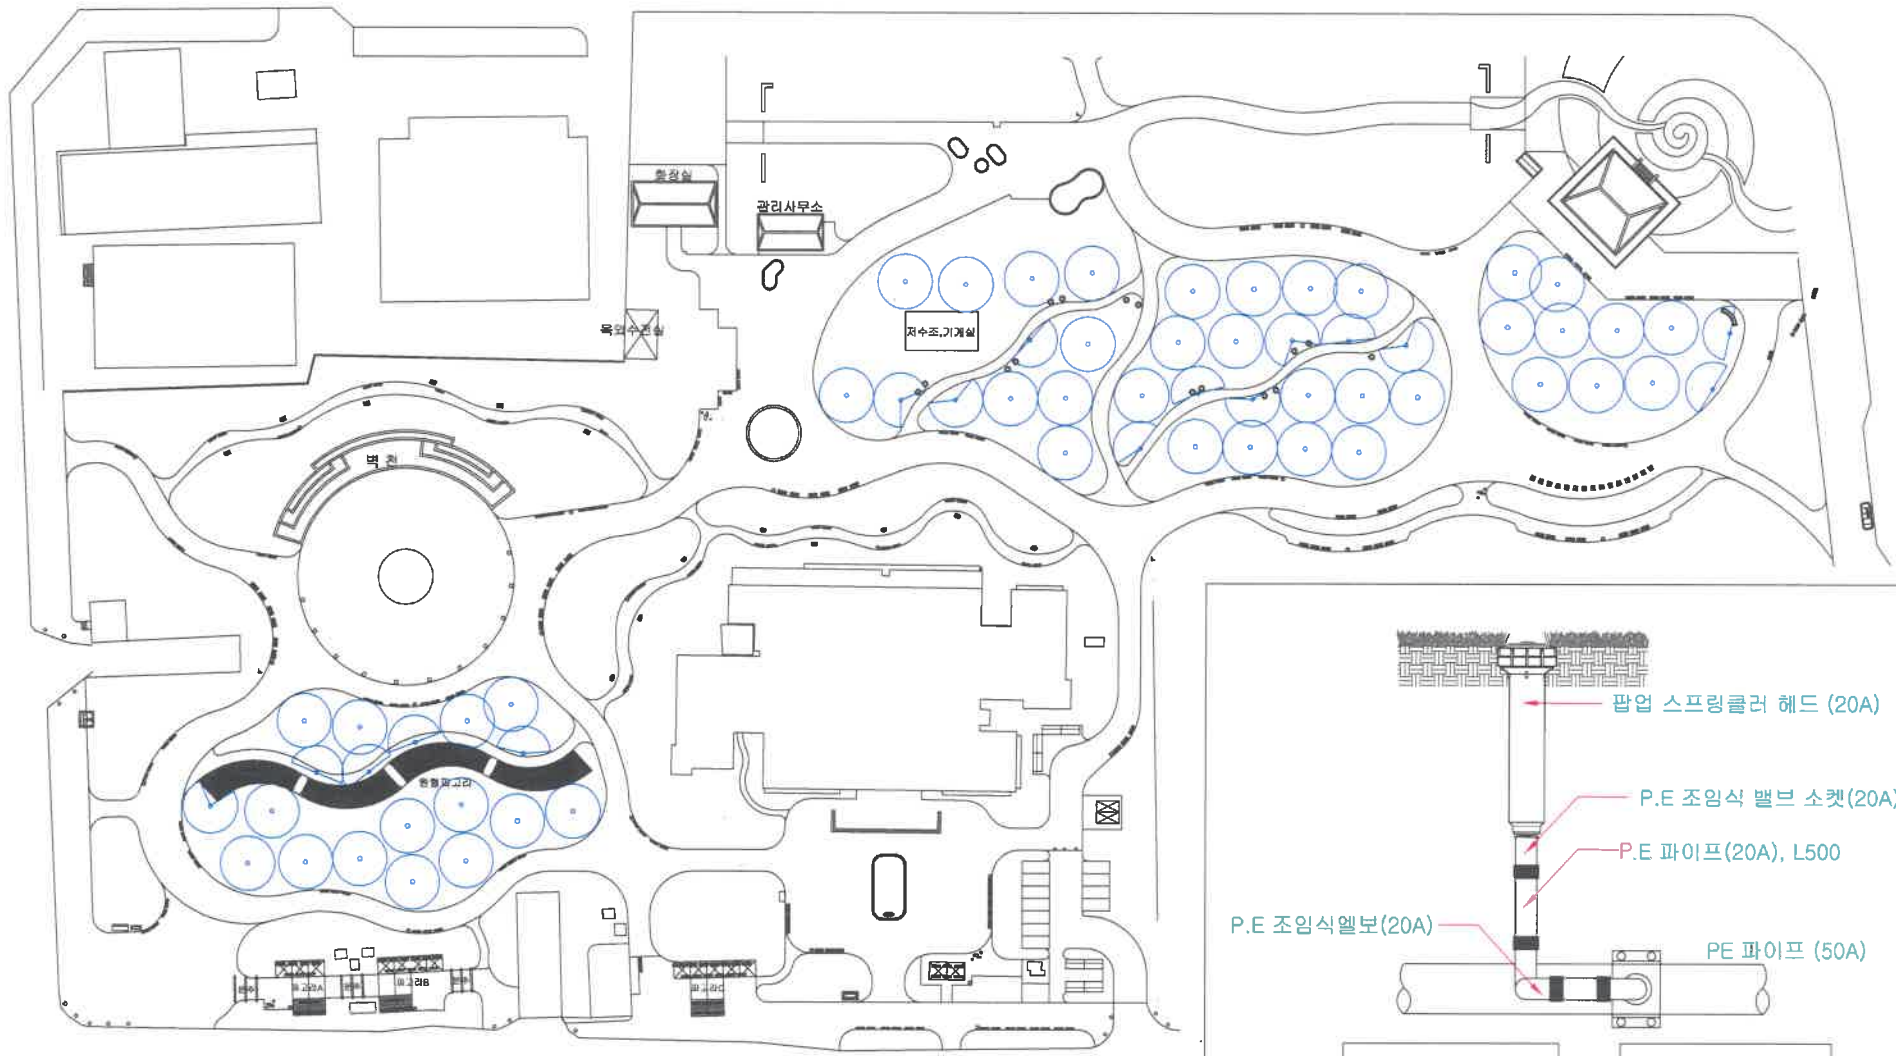

스프링클러 위치 예상도

SCALE : 1/800

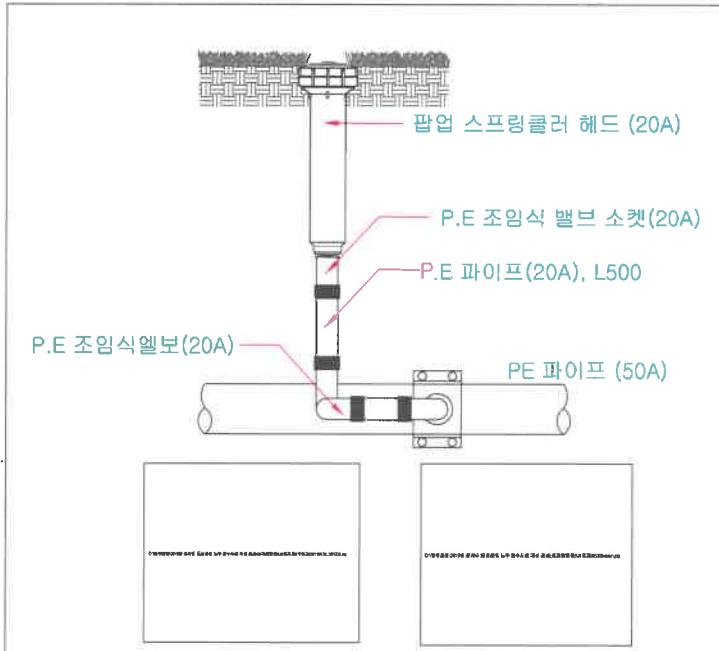

스프링클러 설치 상세도


SCALE : none

△		
△		
△		
No.	Revision Description	Date

설계
Design
시설보수팀
서 정 삼


승인 Approved	
설계 Architect	
검토2 Check 2	
검토1 Check 1	
입력 Drawn	
도면명 Title	2 - 28 기념중앙공원 기계실(지하)

속격 Scale	A3 : 1/50
일기 Date	
프로젝트번호 Project No.	
도면번호 Drawing No.	-
시트번호 Sheet No.	-

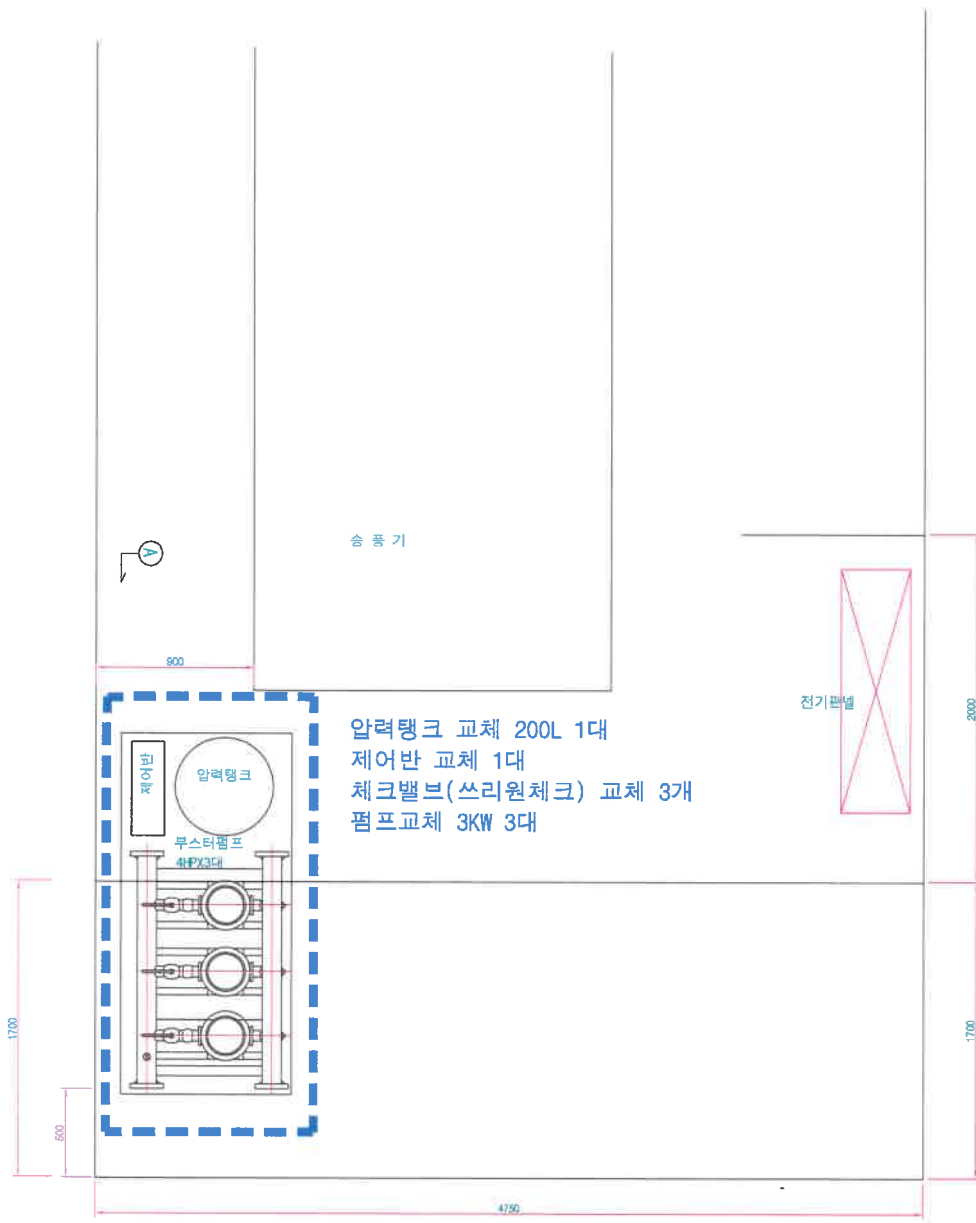

기계실 설비평면도

SCALE : 1/40

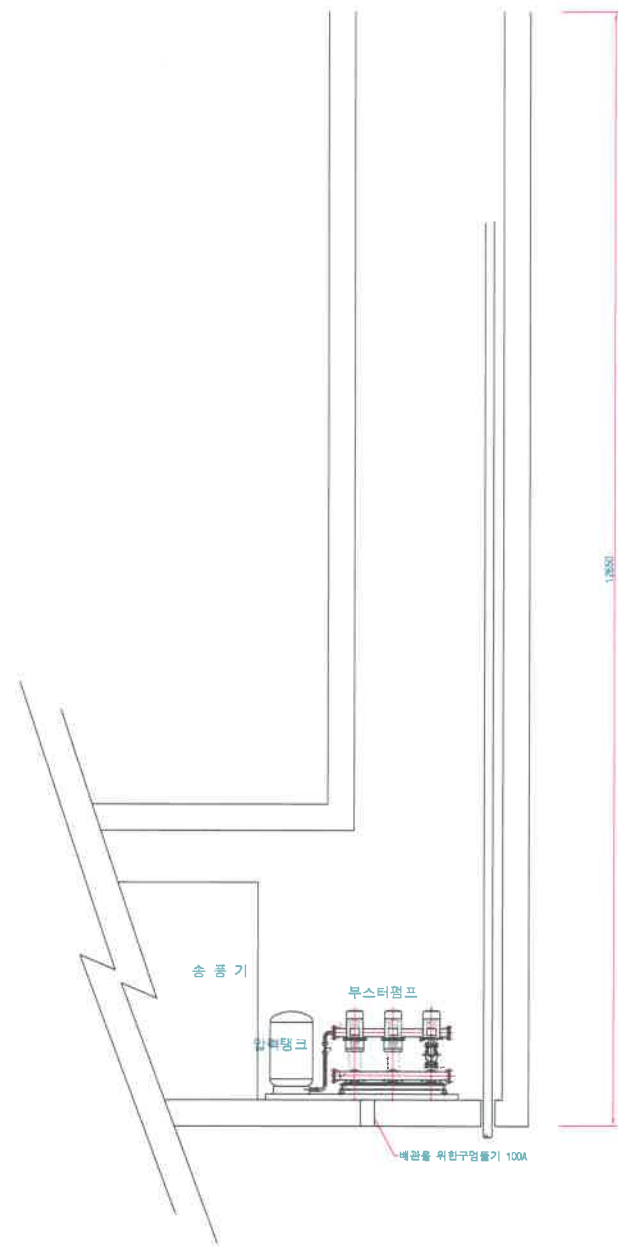

A-A' 단면도

SCALE : 1/80

△		
△		
△		
No.	Revision	Description

설 계
Design
시설보수팀
서 정 삼

승인 Approved	
설계 Architect	
공통도 Chart 2	
공통도 Chart 1	
도면 Drawn	

국채보상운동기념공원
기계실(지하)


축척 Scale	none
날기 Date	
프로젝트번호 Project No.	
도면번호 Drawing No.	
시트번호 Sheet No.	

상수도물탱크


지하수물탱크

기계실 설비평면도


SCALE : none

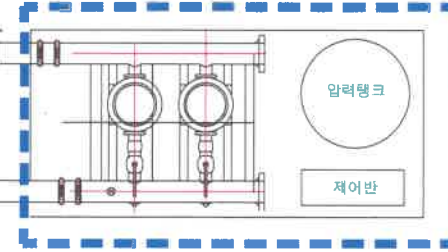

압력탱크 교체 100L 1대
제어반 교체 1대
체크밸브(판체크), 볼밸브 교체 2개
펌프교체 2.2KW 2대

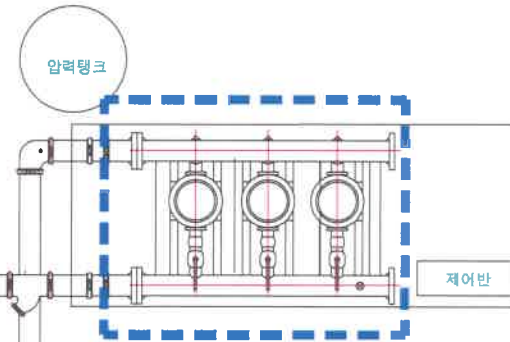

체크밸브(쓰리원체크) 교체 3개
펌프교체 4KW 3대

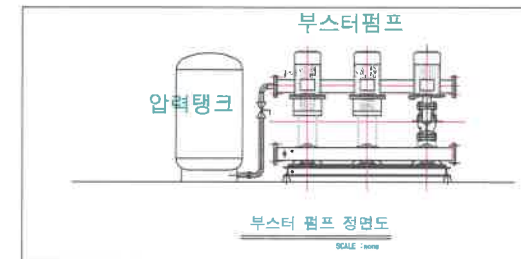

부스터 펌프 정면도
SCALE : none